
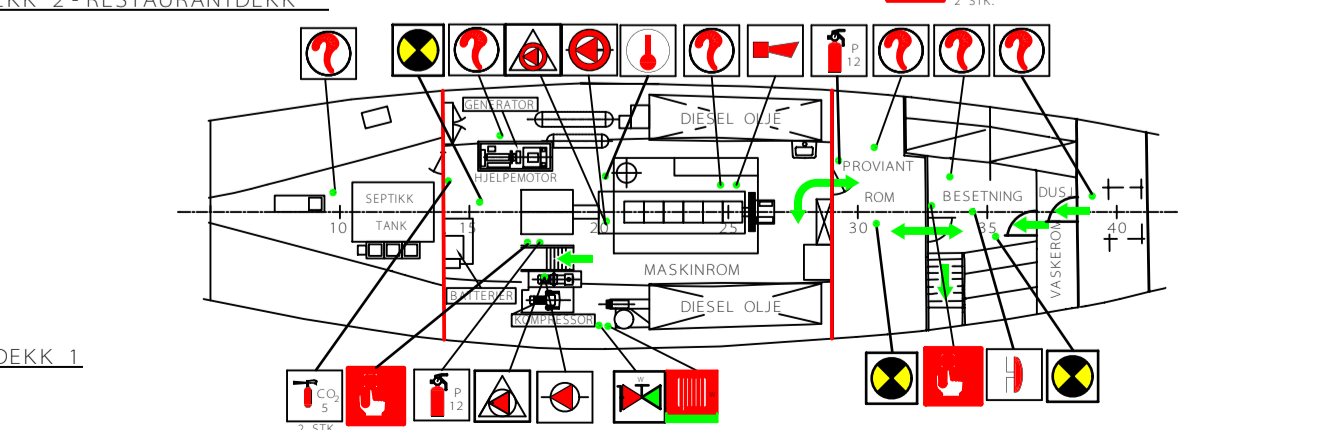
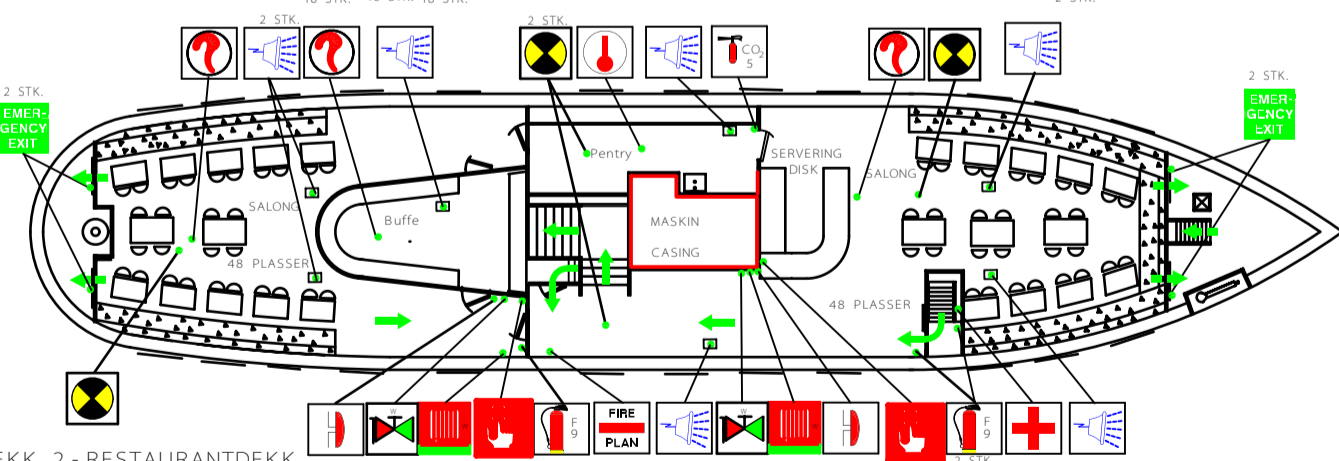
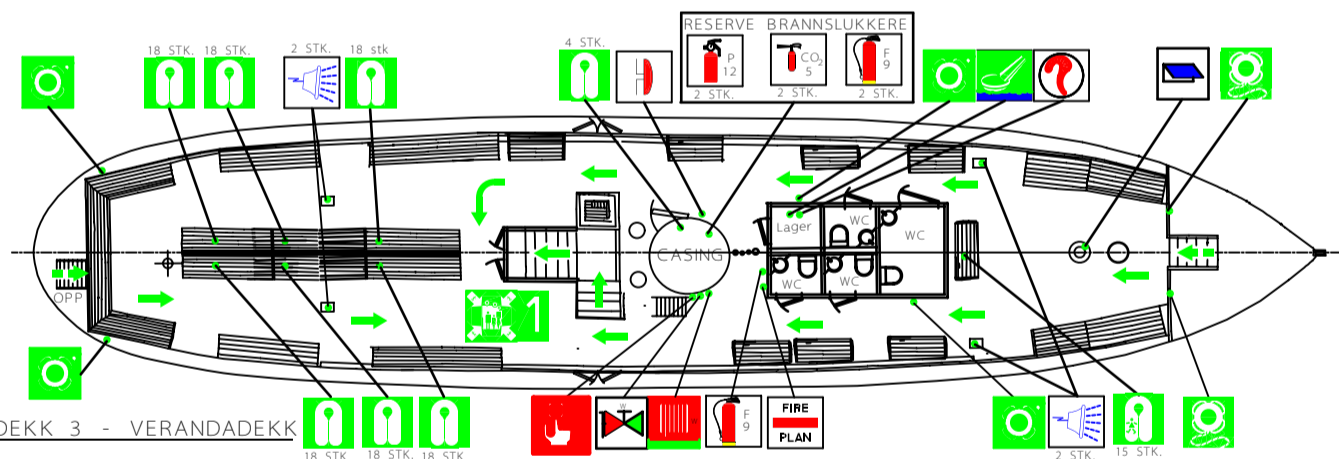
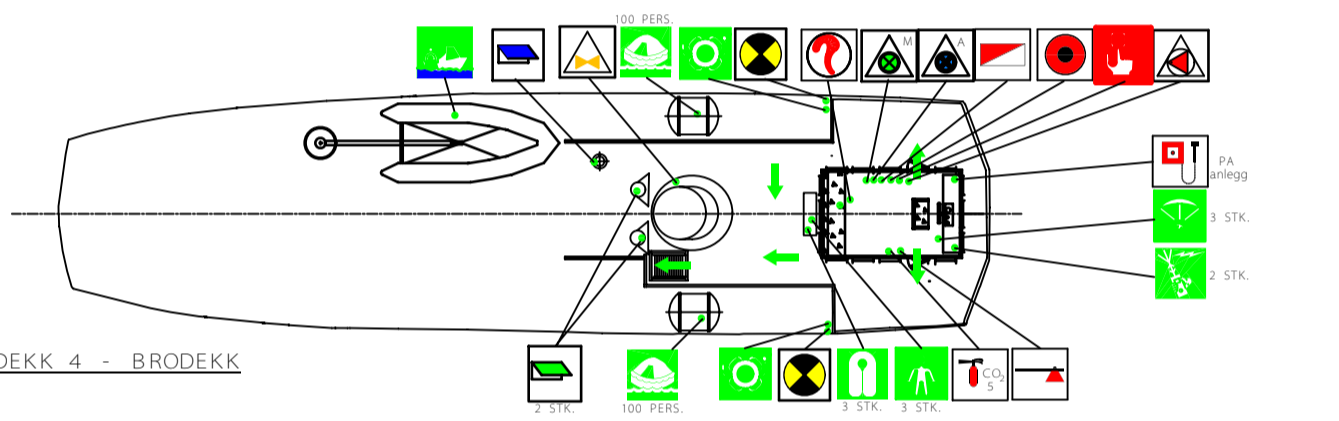


HOVEDDIMENSJONER:

STØRSTE LENGDE	LOA	30,91 m
LENGDE MLM. PERP.	LPP	29,26 m
STØRSTE BREDD	B max.	6,50 m
DYPGANG MOULDED	Tm	2,29 m

M/S "HENRIK IBSEN"

BRANN - OG SIKKERHETSPLAN
FIRE CONTROL AND SAFETY PLAN

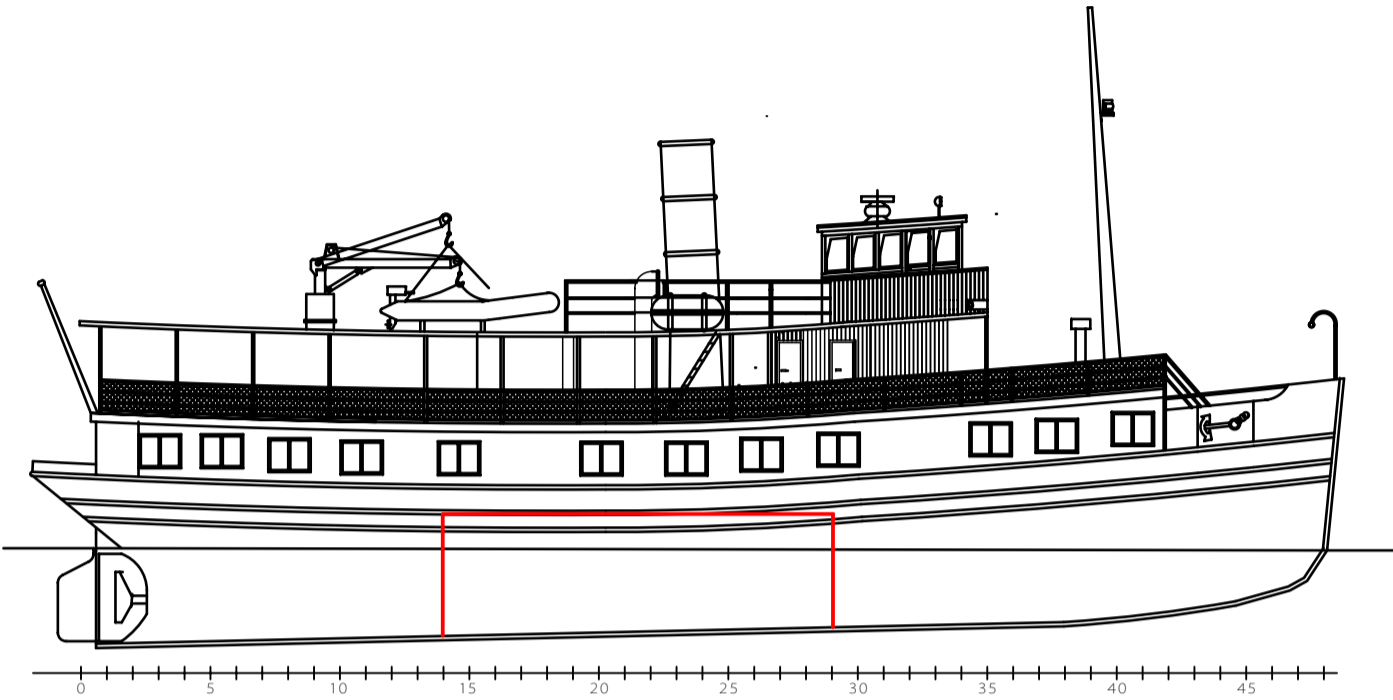

SYMBOL	UTSTYRSBESKRIVELSE	ANTALL
SYMBOL	DESCRIPTION	QUANTITY
	NØDUTGANG EMERGENCY EXIT	4
	MØNSTRINGS - STASJON EMBARKATION STATION	1
	REDNINGSSKLI	1
	REDNINGSVEST	115
	REDNINGSVEST, BARN	15
	LIVBØYE MED LYS	4
	LIVBØYE MED LINE	2
	REDNINGSFLÅTE 100 PERSONER	2
	LIVBØYE MED LYS OG RØK	2
	MOB BÅT	1
	REDNINGSDRAKTER	3
	FALLSKJERM NØDSIGNALER	3
	TRANSPORTABEL VHF RADIO	2
	RØMNINGSMIDLER	-
	ALTERNATIV RØMNINGSMIDLER	-
	BRANN ALARM PANEL	1
	GENERAL ALARM	1
	MANUELL ALARM	6
	ALARMKLOKKE	4
	ALARM TYFON	1
	VARMEDETEKTOR	2
	RØYKDETEKTOR	11
	BRANNØKS	1
	START/STOPP BRANNPUMPE	2
	START/STOPP NØDBRANNPUMPE	1
	BRANNHYDRANT	4
	SLANGESKAP	4
	PULVER BRANNSLUKKINGSAPP.	4
	SKUM BRANNSLUKKINGSAPP.	6
	CO2 BRANNSLUKKINGSAPPARAT	6
	D.O. HURTIGLUKKER	1
	NØD BRANNPUMPE	1
	BRANNPUMPE	1
	FØRSTEHJELPSUTSTYR	1
	A - SKOTT	
	MANUELL INFORMASJONSPOST.PA	1
	MEKANISK BRANNSPJELD MASK.	2
	MEKANISK BRANNSPJELD INRED.	2
	BRANN OG SIKKERHETSPLAN	2
	STENGNING AV VENTILASJON A	1
	STENGNING AV VENTILASJON M	1
	HØYTTALER	11
	FLÅTELYS, NØDBELYSNING	9

LIVREDDENDE UTSTYR
LIFE - SAVING APPLIANCES

ALARMSYSTEM
FIRE ALARM SYSTEMS

BRANNSLUKKING
FIRE EXTINGUISHING EQUIPMENT

DIVERSE
MISCELLANEOUS

M/S "HENRIK IBSEN" LBGH
BRANN - OG SIKKERHETSPLAN

Knardalstrand
Engineering








Målestokk
1:100

Dato: 05.06.2010
Tegnet av: O.Mathisen
Revidert: 25.11.2010
Tegning nr.: 1082.10C

STØRSTE BREDDDE 8,70 m
 DYPGANG MOULDED 2,29 m

BRANN- OG SIKKERHETSPLAN
 FIRE CONTROL AND SAFETY PLAN

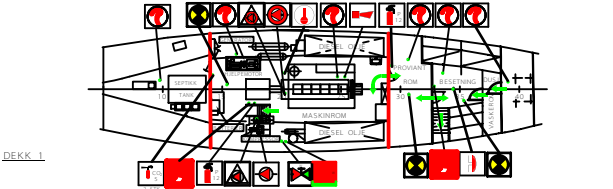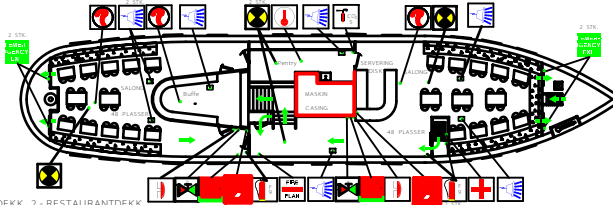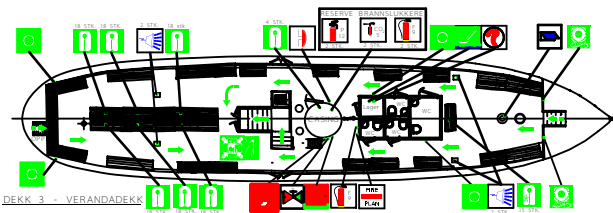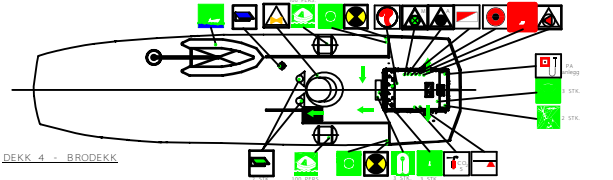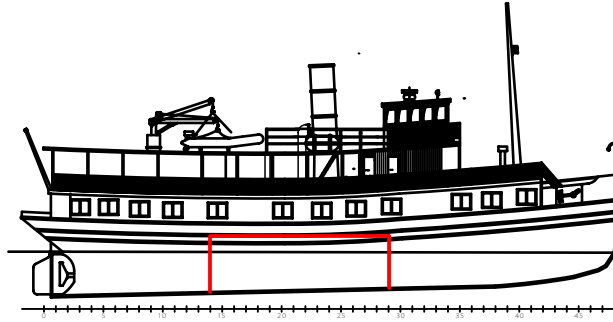

LIVREDDENDE UTSTYR LIFE- SAVING APPLIANCES		MØNSTRINGS - STASJON EMERGENCY STATION	1
		REDNINGSSKILE EVACUATION SLIDES	1
		REDNINGSVEST LIFEJACKET	115
		REDNINGSVEST, BARN CHILDREN'S LIFEJACKET	15
		LIVBØYE MED LYS LIFEBUOY WITH LIGHT	4
		LIVBØYE MED LINE LIFEBUOY WITH LINE	2
		REDNINGSFÅTE 100 PERSONER LIFERAFT 100 PERSONS	2
		LIVBØYE MED LYS OG RØK LIFEBUOY WITH LIGHT AND SMOKE	2
		MOB BÅT MOB BOAT	1
		REDNINGSDRAKTER SURVIVAL SUIT	3
ALARMSYSTEM FIRE ALARM SYSTEMS		FALLSKJERM NØDSIGNALER PARASHUTE FLARES	3
		TRANSPORTABEL VHF RADIO VHF PORTABLE RADIO	2
		RØMNINGSVEI PRIMARY MEANS OF ESCAPE	-
		ALTERNATIV RØMNINGSVEI ALTERNATIVE MEANS OF ESCAPE	-
		BRANN ALARM PANEL FIRE ALARM PANEL	1
		GENERAL ALARM GENERAL ALARM	1
		MANUELL ALARM PUSH BUTTON FOR FIRE ALARM	6
		ALARMKLOKKE FIRE BELL	4
		ALARM TYFON HORN FIRE ALARM	1
		VARMEDETEKTOR HEAT DETECTOR	2
BRANNSLUKKING FIRE EXTINGUISHING EQUIPMENT		RØYKDETEKTOR SMOKE DETECTOR	11
		BRANNØKSE FIRE AXE	1
		START/STOPP BRANNPUMPE REMOTE CONTROL OF FIRE PUMP	2
		START/STOPP NØDBRANNPUMPE REMOTE CONTROL EMERGENCY FIRE PUMP	1
		BRANNHYDRANT FIRE HYDRANT	4
		SLANGESKAP HOSE LOCKER	4
		PULVER BRANNSLUKKINGSAPP. DRY POWDER FIRE EXTINGUISHER	4
		SKUM BRANNSLUKKINGSAPP. FOAM FIRE EXTINGUISHER	6
		CO ₂ BRANNSLUKKINGSAPPARAT CO ₂ FIRE EXTINGUISHER	6
		D.O. HURTLUKKER FUEL OIL VALVES REMOTE SHUTOFF	1
DIVERSE MISCELLANEOUS		NØD BRANNPUMPE FIREFIGHTING EMERGENCY PUMP	1
		BRANNPUMPE FIRE PUMP	1
		FØRSTEHJELPSUTSTYR FIRST AID EQUIPMENT	1
		A - SKOTT A - BULKHEAD	1
		MANUELL INFORMASJONSPOST.PA MANUALLY OPERATED CALL POINT - PA	1
		MEKANISK BRANNSPJELD MASK. MECHANICAL FIRE DEVICE MACHINERY	2
		MEKANISK BRANNSPJELD INRED. MECHANICAL FIRE DEVICE ACCOM	2
		BRANN OG SIKKERHETSPLAN FIRE CONTROL AND SAFETY PLAN	2
		STENGNING AV VENTILASJON A VENTILATION SHUTOFF A	1
		STENGNING AV VENTILASJON M VENTILATION SHUTOFF M	1
	HØYTALER LOUDSPEAKER	11	
	FLÅTELYS, NØDBELYSNING RAFTLIGHT, EMERGENCY LIGHTING	9	
W/s "HENRIK IBSEN" LBGH BRANN - OG SIKKERHETSPLAN			1082.10C
Knardalstrand Engineering			11:100